




IMPLANTAÇÃO - ESTAÇÃO ELEVATÓRIA
ESCALA 1:50

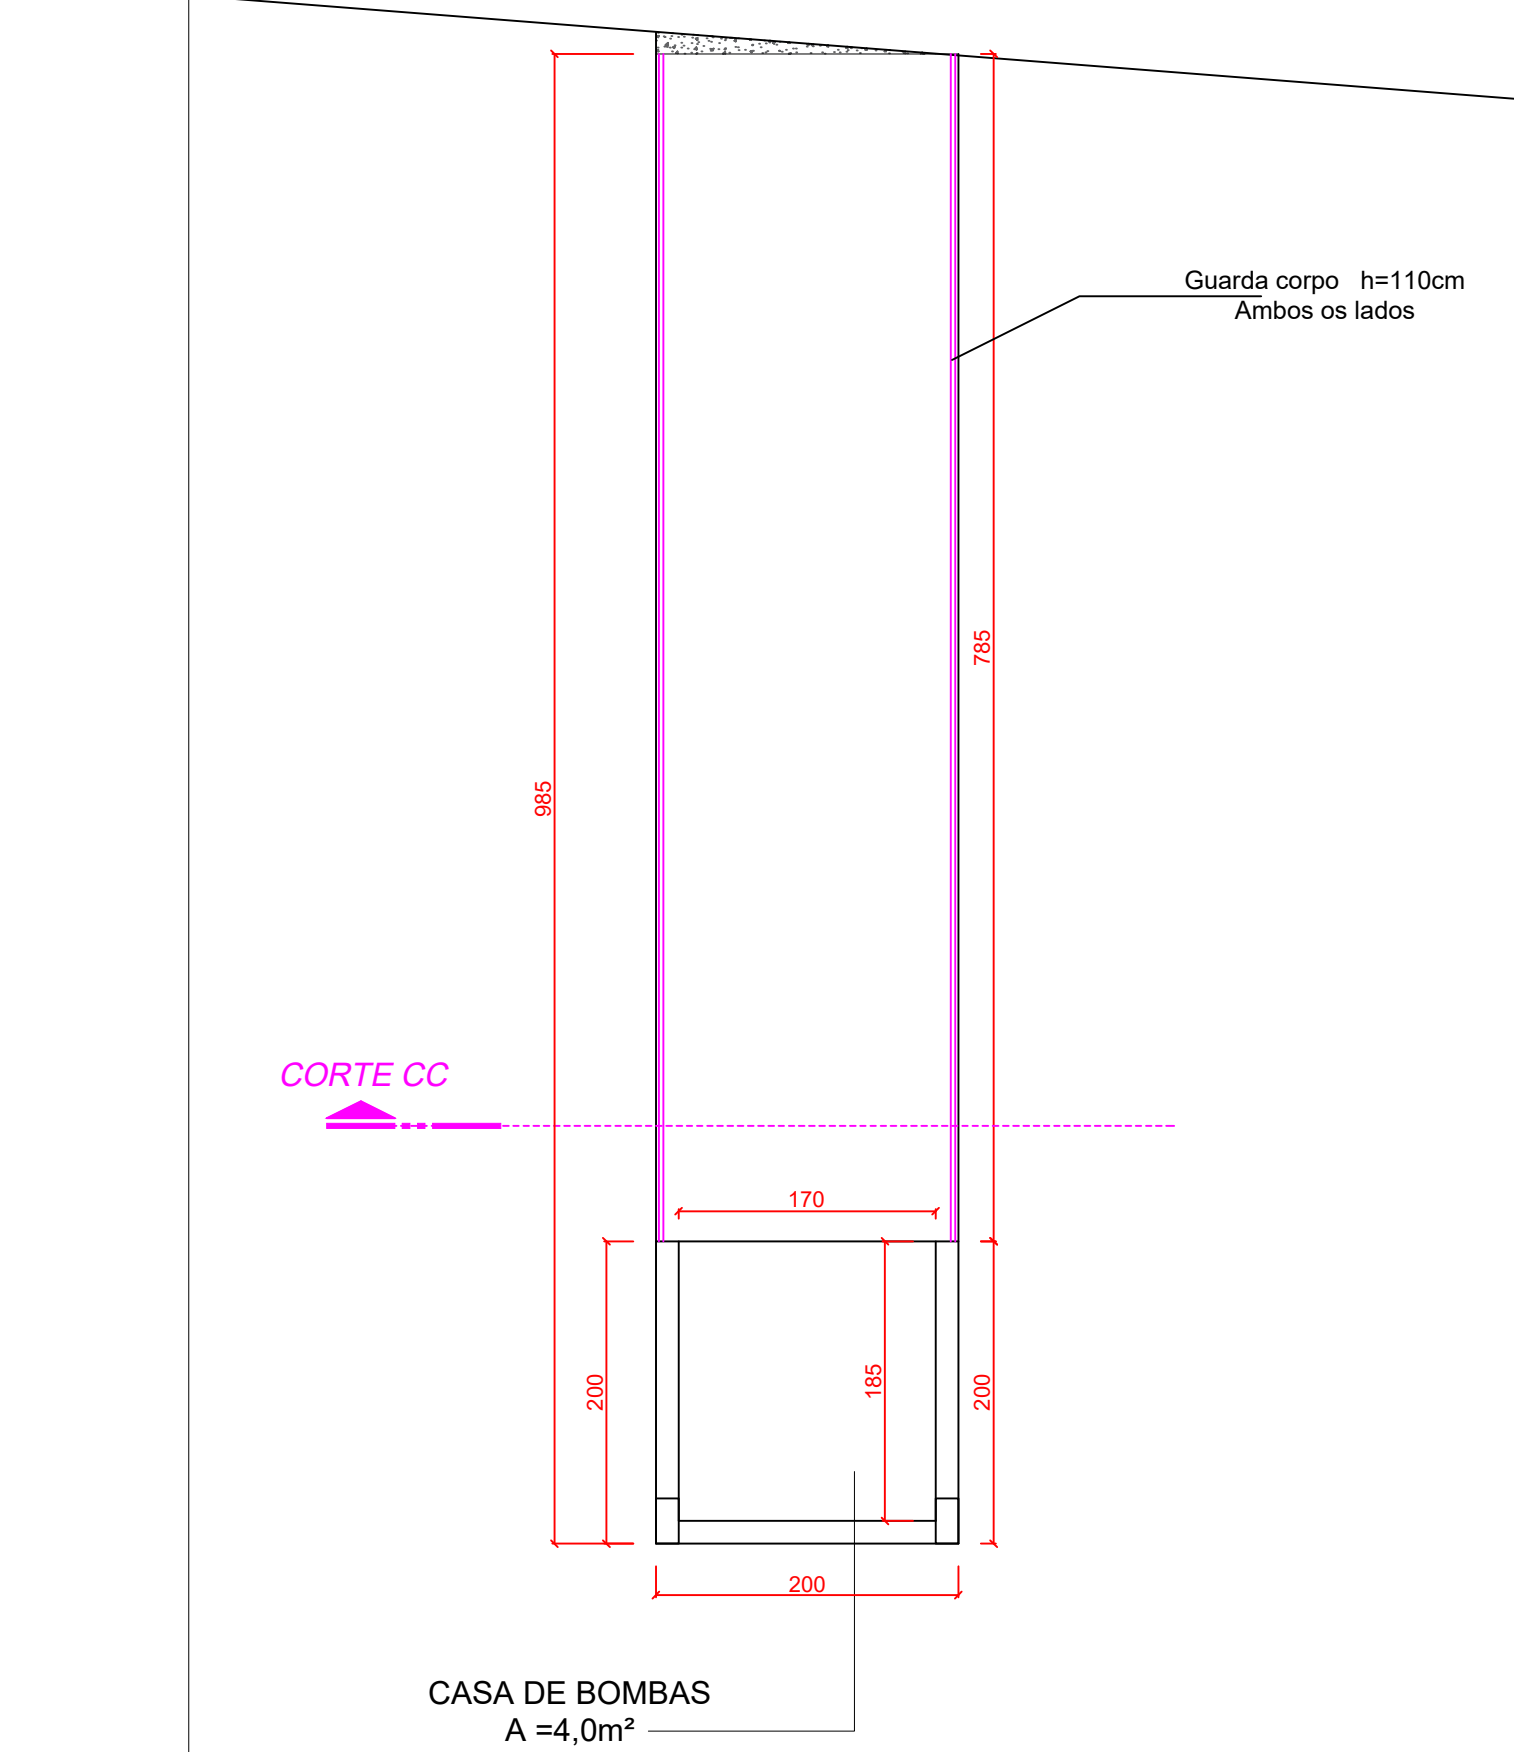

PLANTA BAIXA - TRAPICHE CAPTAÇÃO DE ÁGUA
ESCALA 1:50

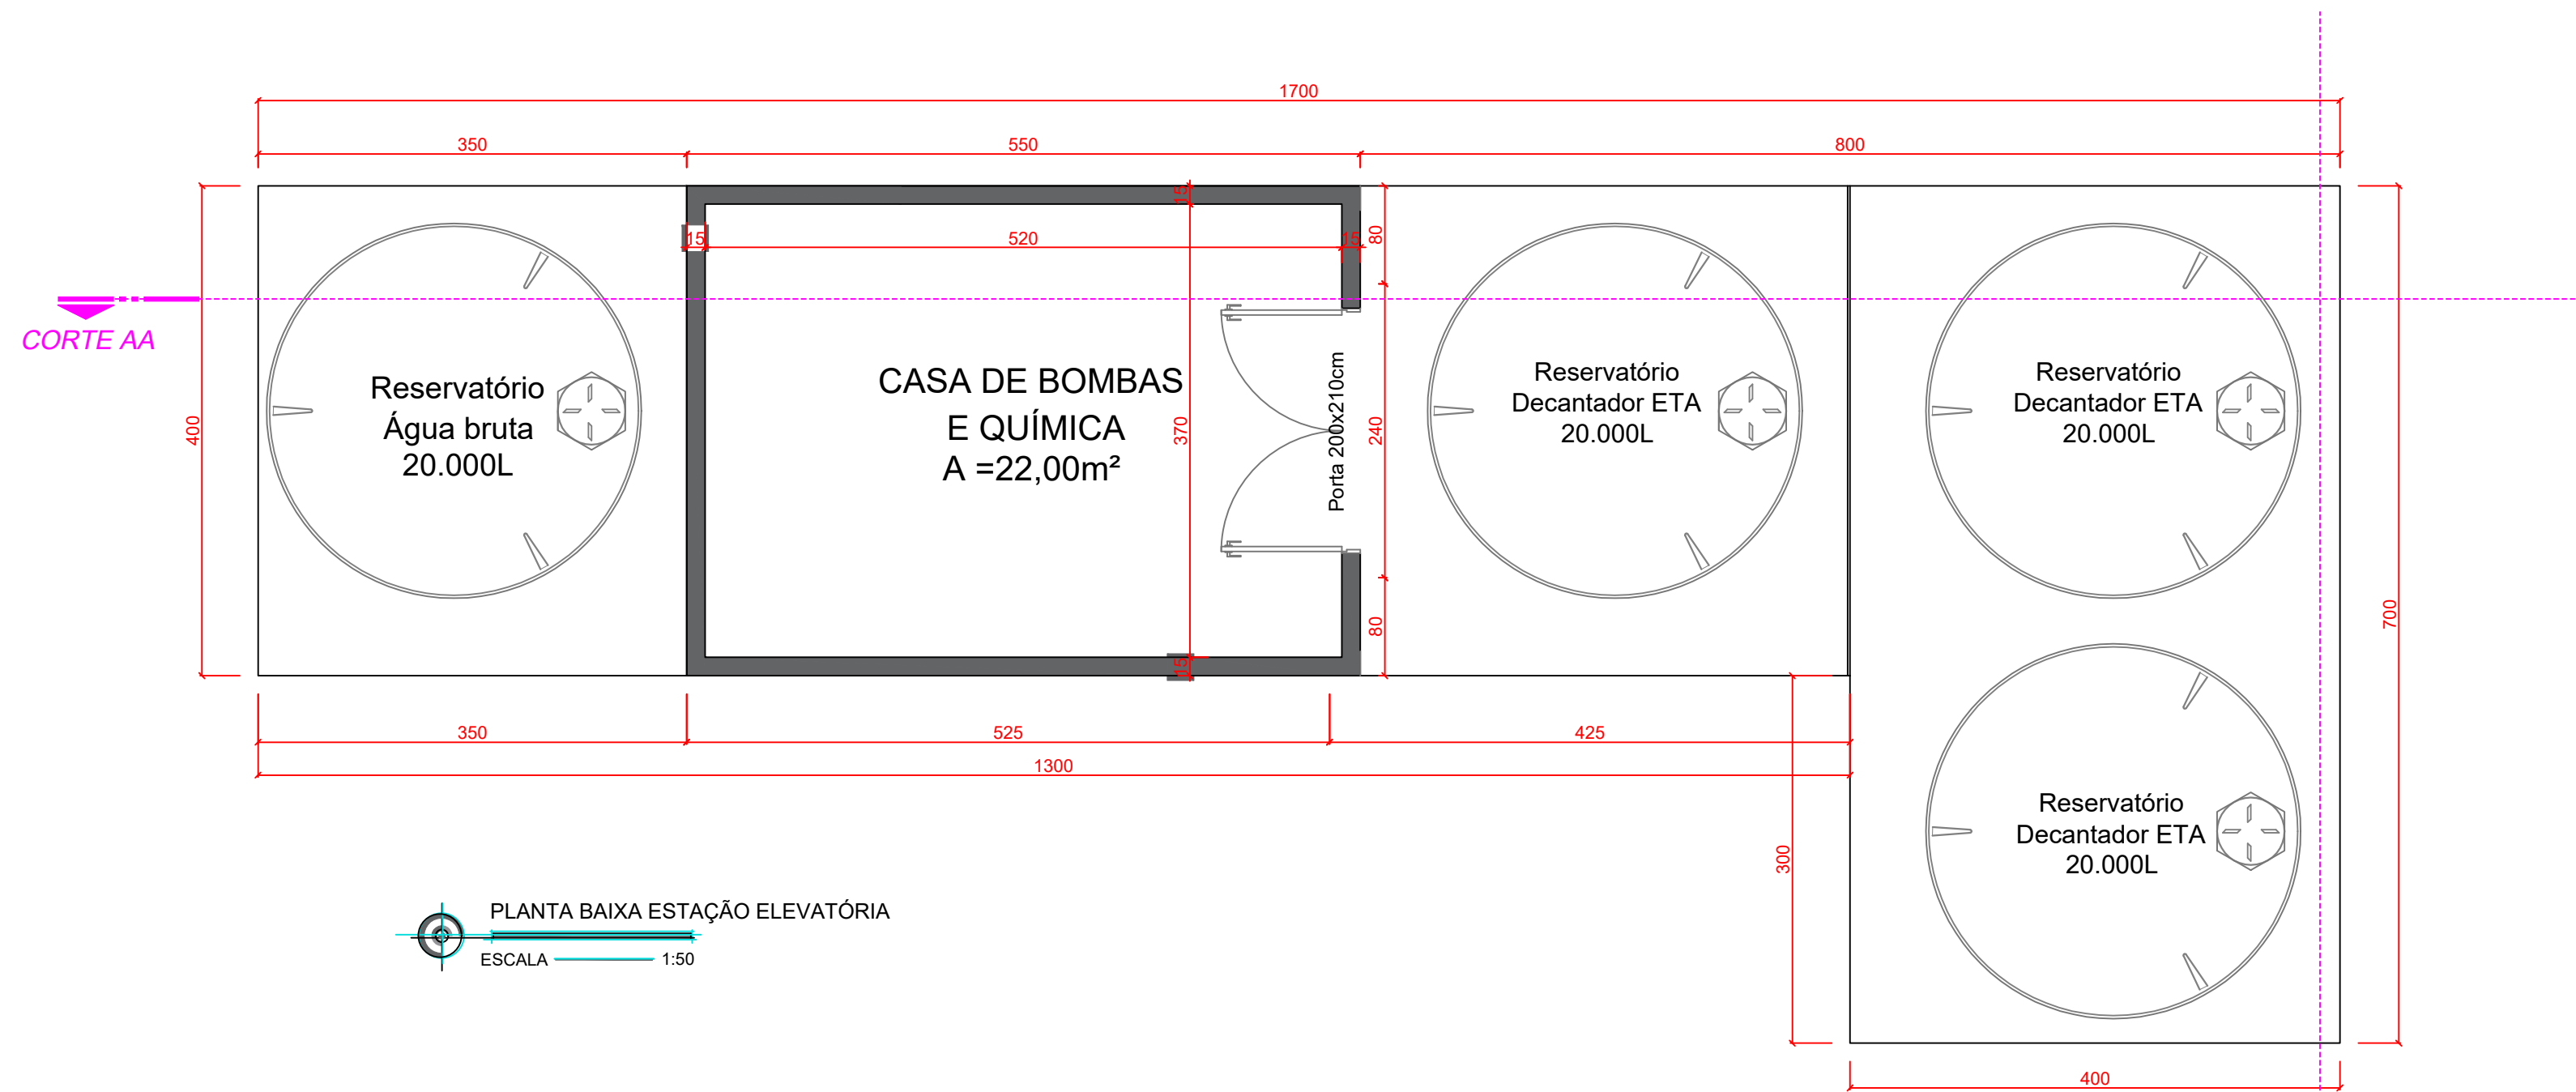

PLANTA BAIXA ESTAÇÃO ELEVATÓRIA
ESCALA 1:50

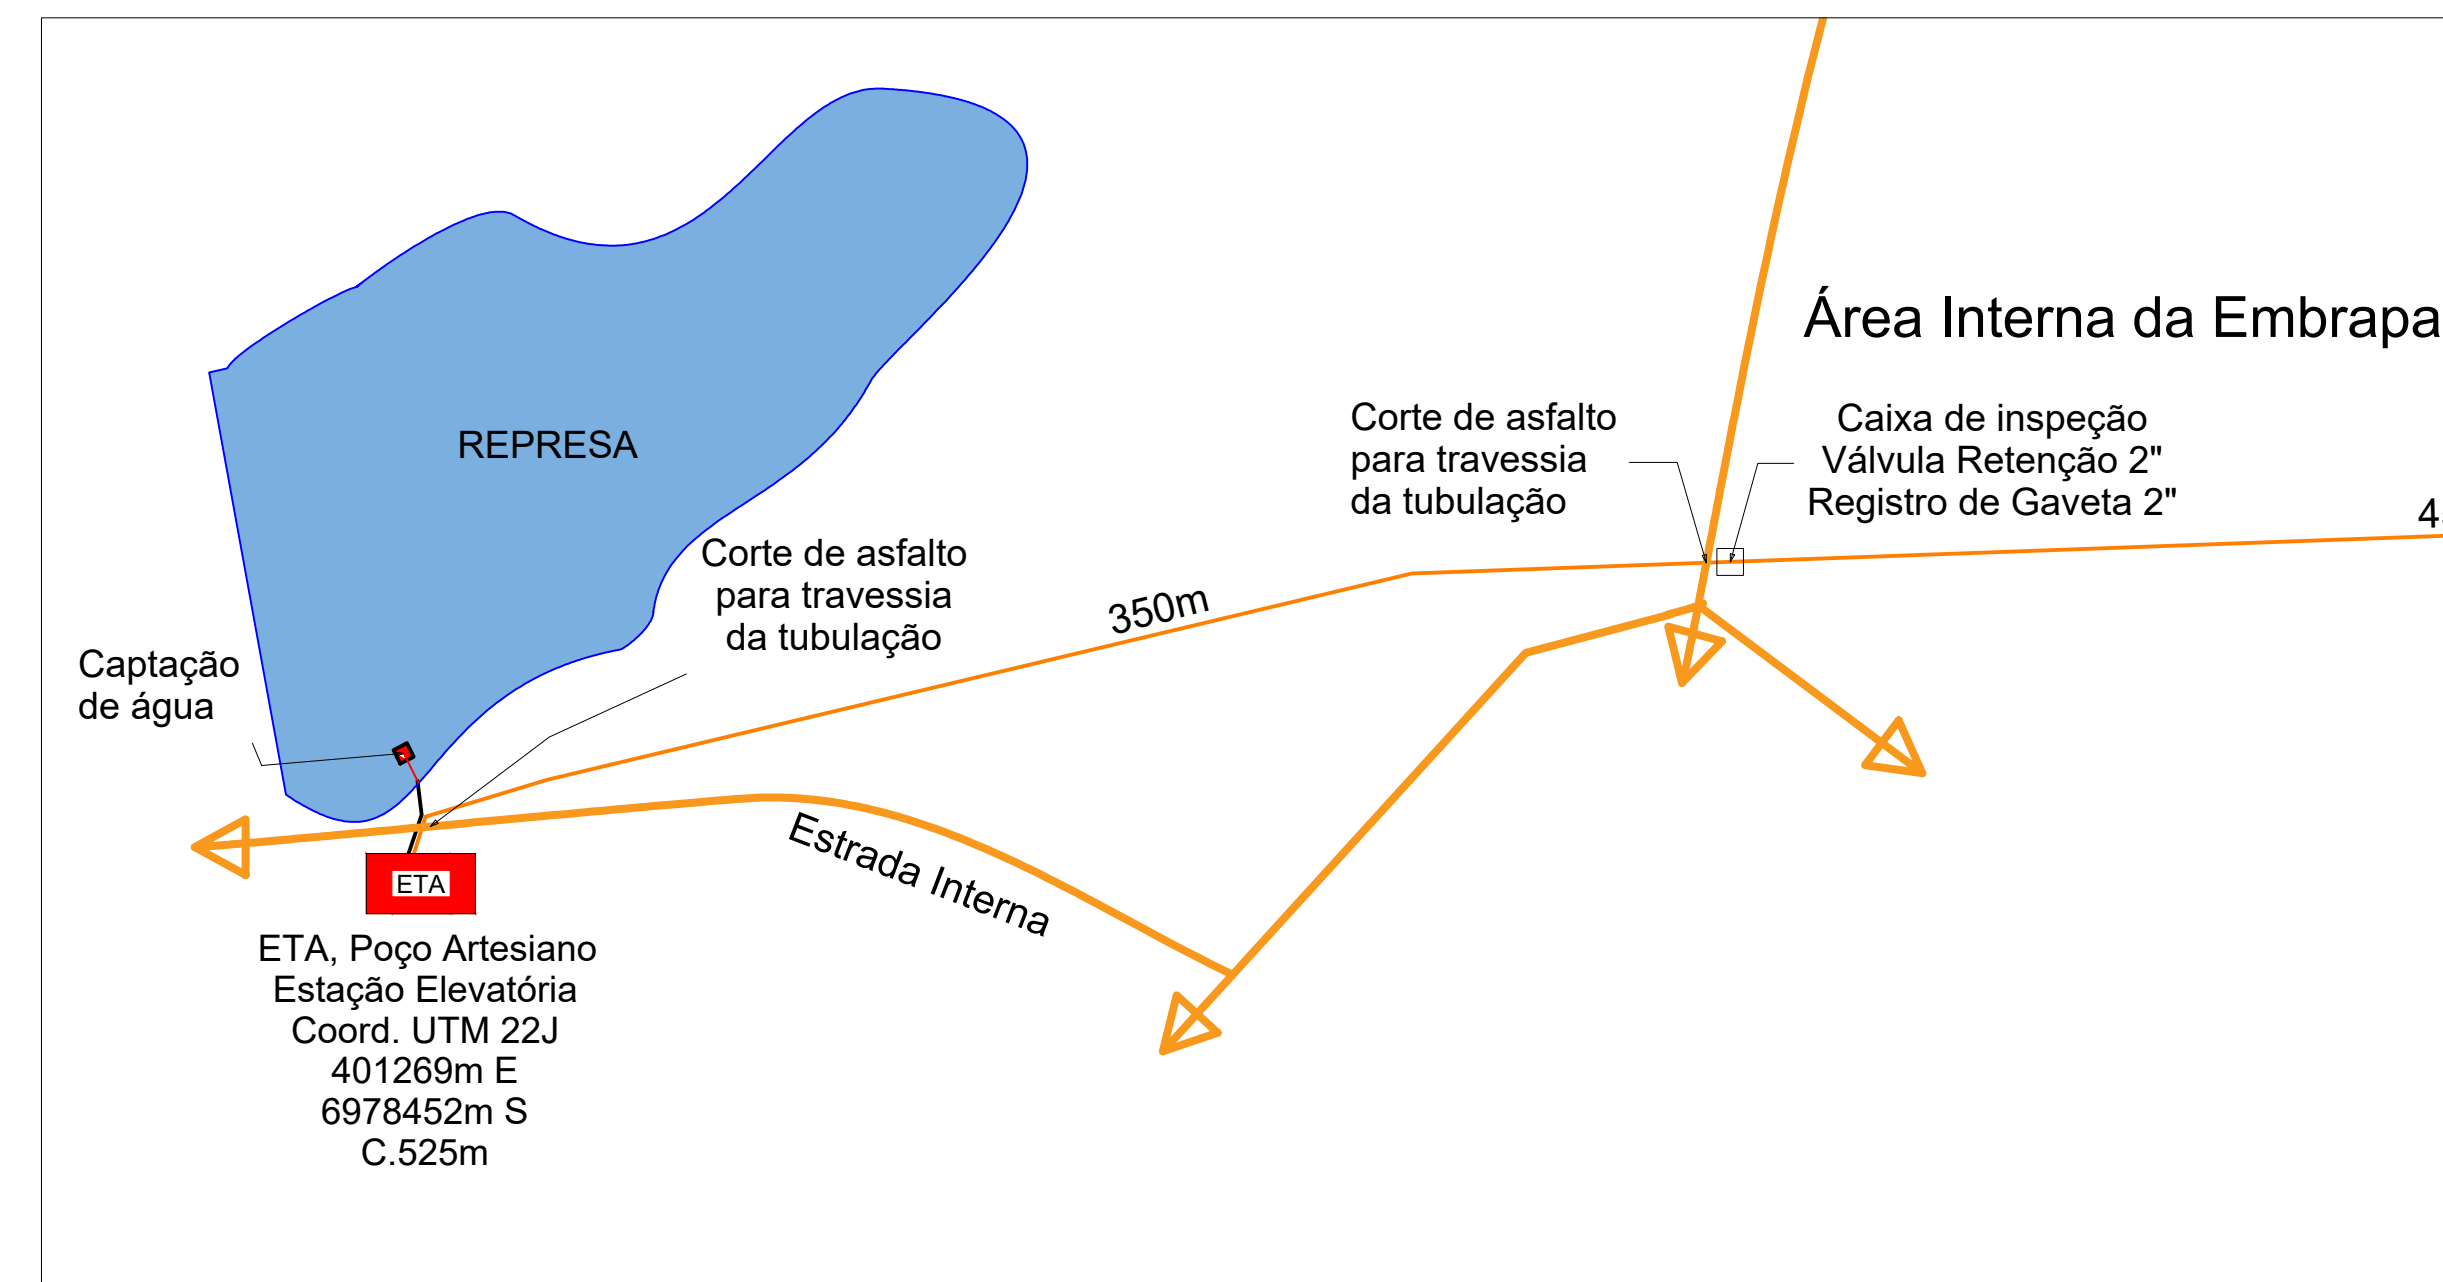

Embrapa Suínos e Aves			Empresa Brasileira de Pesquisa Agropecuária Embrapa Suínos e Aves Ministério da Agricultura, Pecuária e Abastecimento Caixa Postal 21, 89.715-899, Concórdia, SC Telefone 49 3441-0400 www.embrapa.br/suinos-e-aves		
Prancha:	09/16	Obra:	Estação Elevatória e Trapiche		
Data:	MAIO/2024	Desenho:	Jefferson de Santana Jacob Engenheiro Civil CREA-SC 100951-0 Matrícula 359270		
Escala:	1:75	Discriminação:	ARQUITETÔNICO		