


PLANTA DE COBERTURA AVIÁRIO 08
ÁREA TOTAL: 978,82m²
ESCALA: 1/75



Sinalização de Piso para
Hidrantes e Extintores

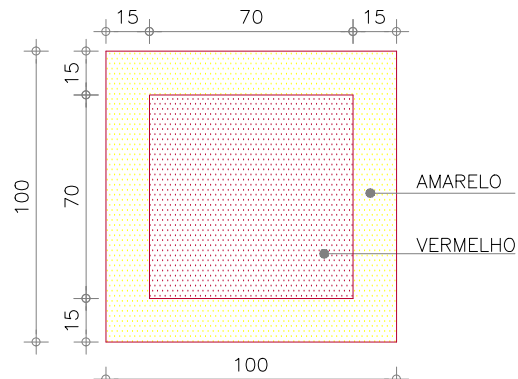

FUNDO VERDE
REF. PANTONE 350C

PICTOGRAMA
FOTOLUMINESCENTE



FUNDO VERDE
REF. PANTONE 350C

TEXTO BRANCO
FONTE HELVÉTICA BOLD
ALTURA MÍNIMA DE 40mm


PICTOGRAMA
FOTOLUMINESCENTE



FUNDO VERMELHO
REF. PANTONE 485C

PICTOGRAMA
FOTOLUMINESCENTE

TEXTO BRANCO
FONTE HELVÉTICA BOLD

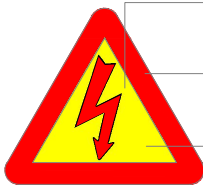


FUNDO PRETO
REF. PANTONE 419C

FUNDO AMARELO
REF. PANTONE 108C

PICTOGRAMA
FOTOLUMINESCENTE



Detalhe Sinalização de Equipamentos
SEM ESCALA
DIMENSÕES EM MILÍMETRO

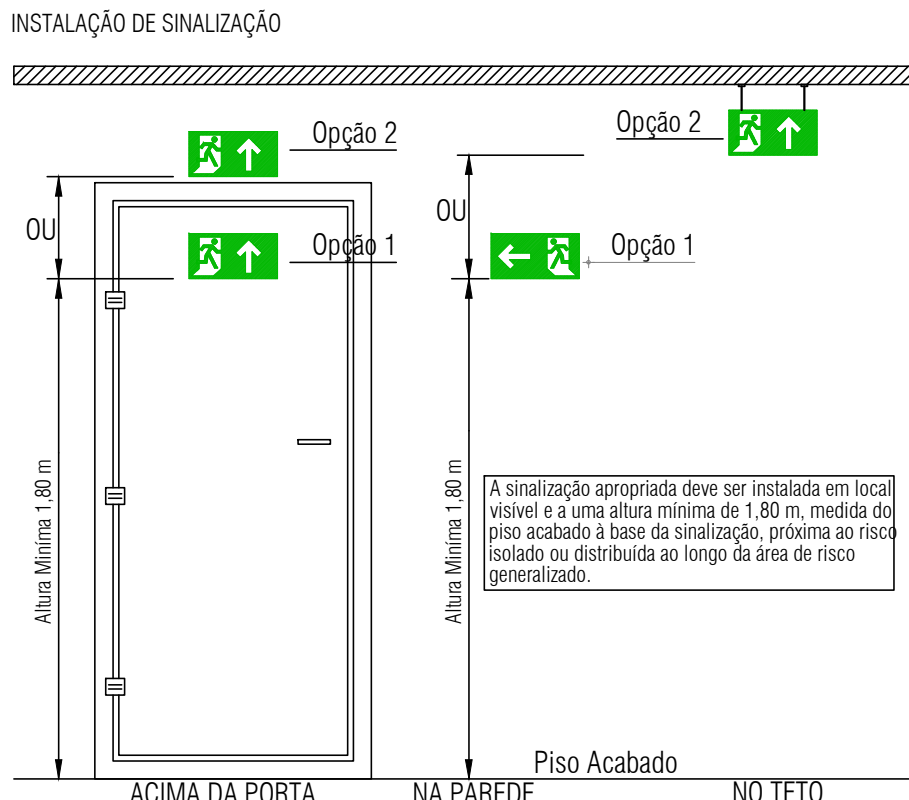

A sinalização apropriada deve ser instalada em local visível e a uma altura mínima de 1,80 m, medida do piso acabado à base da sinalização, próxima ao risco isolado ou distribuída ao longo da área de risco generalizado.




Detalhe Iluminação de Emergência
SEM ESCALA



SINALIZAÇÃO
PLACA DE SAÍDA



Fixada na Parede
Detalhe Sinalização

DETALHE DE INSTALAÇÃO E SINALIZAÇÃO DE EXTINTORES
S/ ESCALA

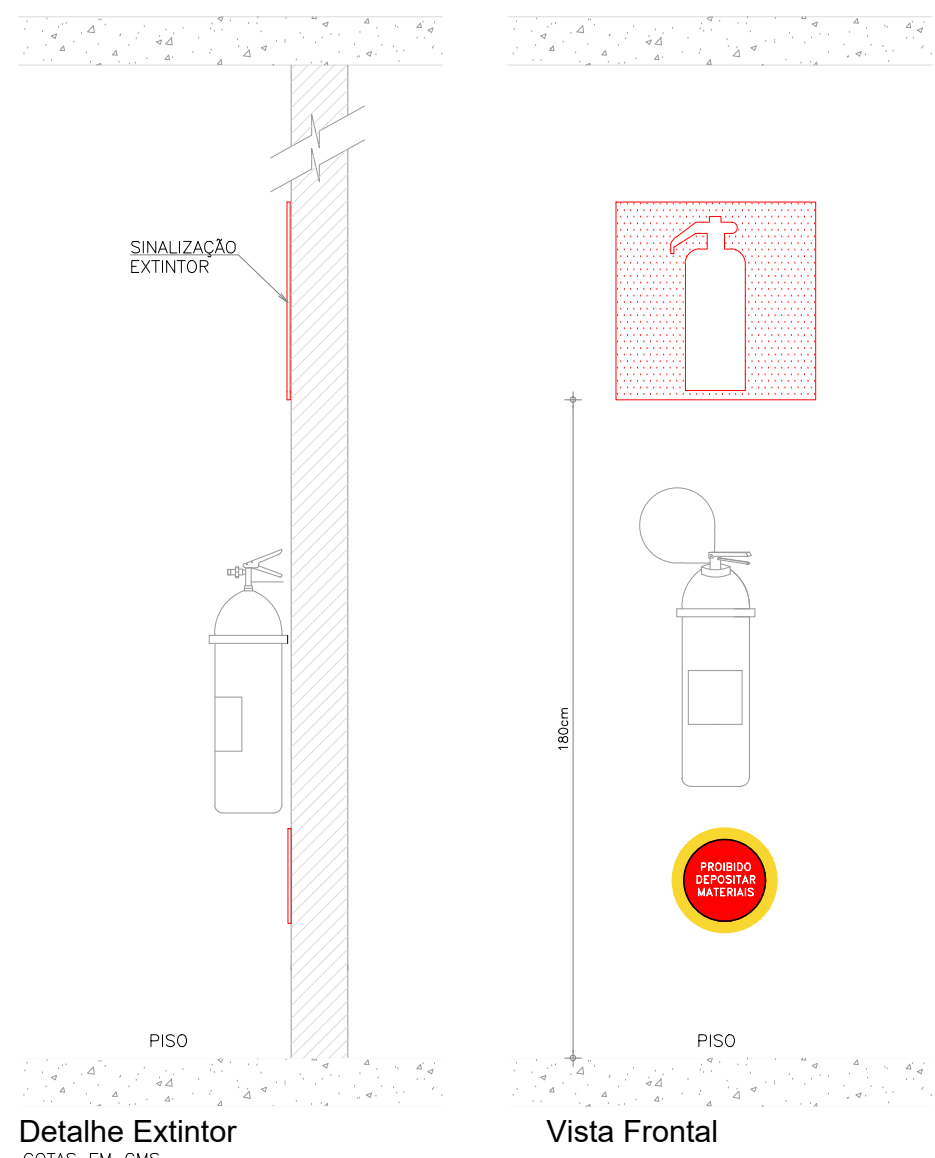

Detalhe Extintor
COTAS EM CMS.

Vista Frontal

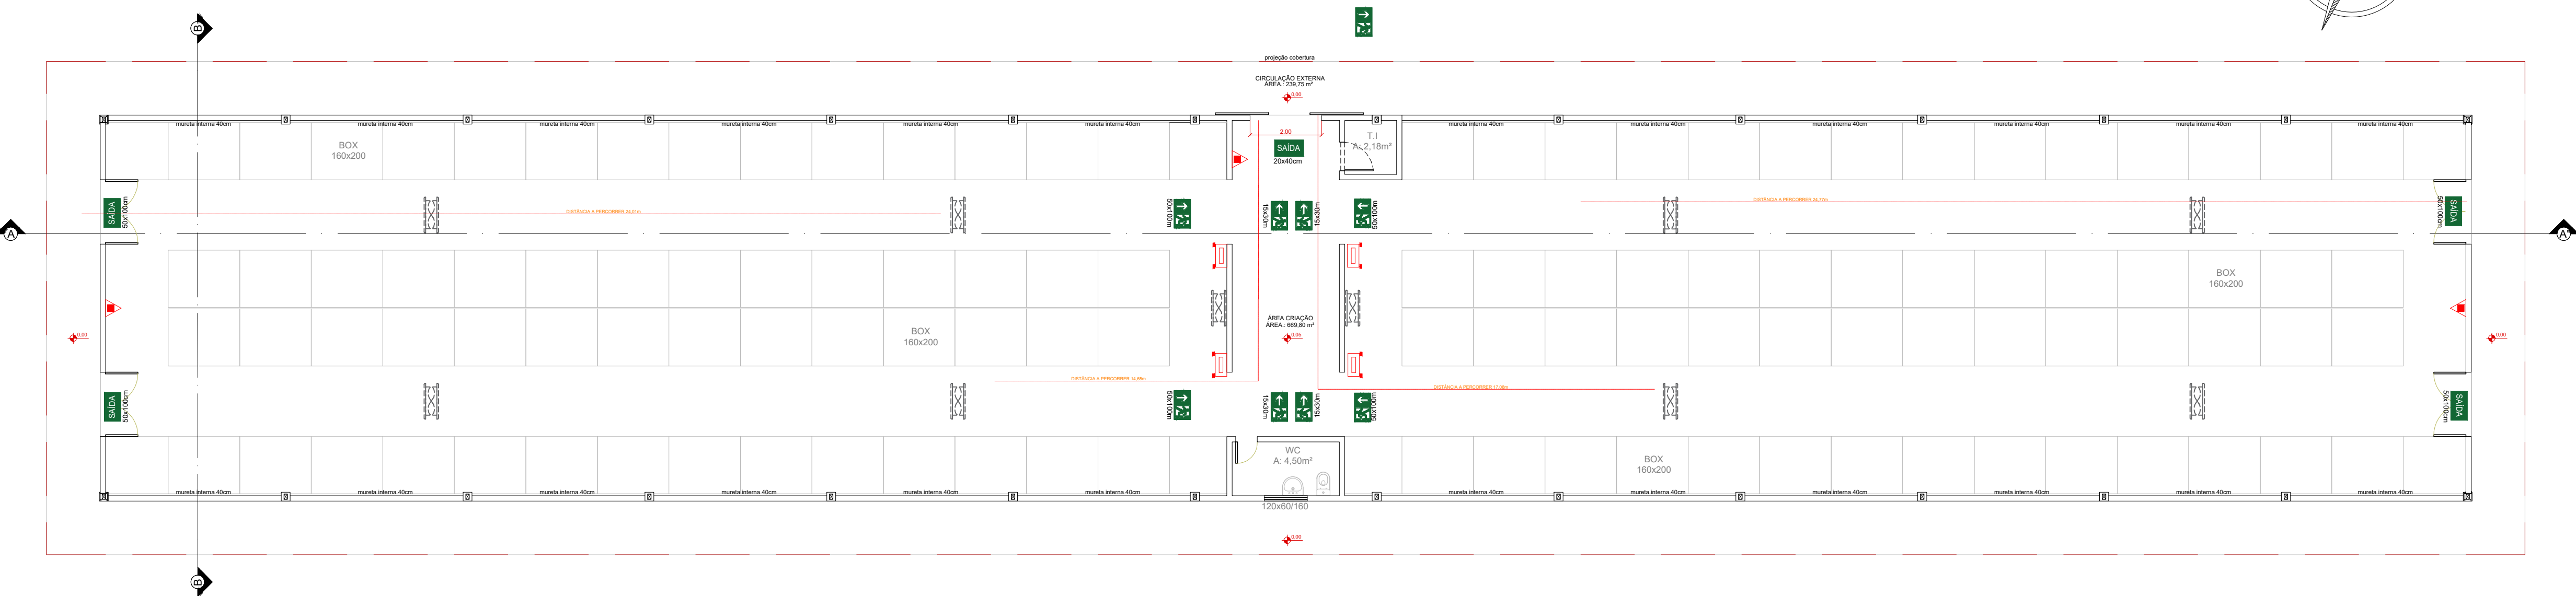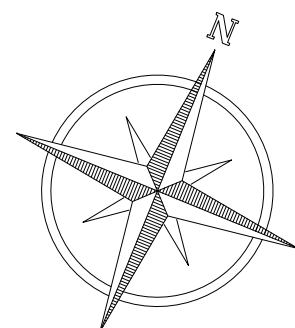

PLANTA BAIXA AVIÁRIO 08
ÁREA TOTAL: 716,04m²
ESCALA: 1/75

SIMBOLOGIA	
	EXTINTOR P6 QUÍMICO 4KG CAP. EXINTORA MIN.: 2-A : 20-B-C
	SINALIZAÇÃO DE PISO PARA EQUIPAMENTOS DE COMBATE AO INCÊNDIO
	SINALIZAÇÃO SAÍDA DE EMERGÊNCIA
	SINALIZAÇÃO SAÍDA DE EMERGÊNCIA
	SINALIZAÇÃO SAÍDA DE EMERGÊNCIA
	SINALIZAÇÃO SAÍDA DE EMERGÊNCIA
	INDICAÇÃO DO PAVIMENTO
	PLACAS DE ATENÇÃO DIVERSAS
	PISO ANTIDERRAPANTE
	PONTO DE ILUMINAÇÃO DE EMERGÊNCIA TIPO FAROLETE COM LED
	PONTO DE ILUMINAÇÃO DE EMERGÊNCIA LUMINÁRIAS DE EMERGÊNCIA
	ABRIGO GLP

ORGÃOS PÚBLICOS:	
	NOME DA OBRA: EMBRAPA - AVIÁRIO 08
RUPP ENGENHARIA E ARQUITETURA CNPJ: 45.385.151/0001-72 FONE (49) 9 9177-9340	ENDEREÇO: BR 153, KM 119, DISTRITO DE TAMANDUÁ CONCÓRDIA/SC
PROJETO ARQUITETÔNICO	
DESCRIÇÃO PLANTA DE COBERTURA E PLANTA BAIXA AVIÁRIO 08	
RESPONSÁVEL TÉCNICO EDUARDO J. B. RUPP CREA/SC: 140816-4	PROPRIETÁRIO EMBRAPA SUÍNOS E AVES CNPJ: 00.348.003/0065-85
REVISÃO REV.001	ESCALA INDICADA
DATA OUTUBRO 2024	PRANCHAS 01/03